


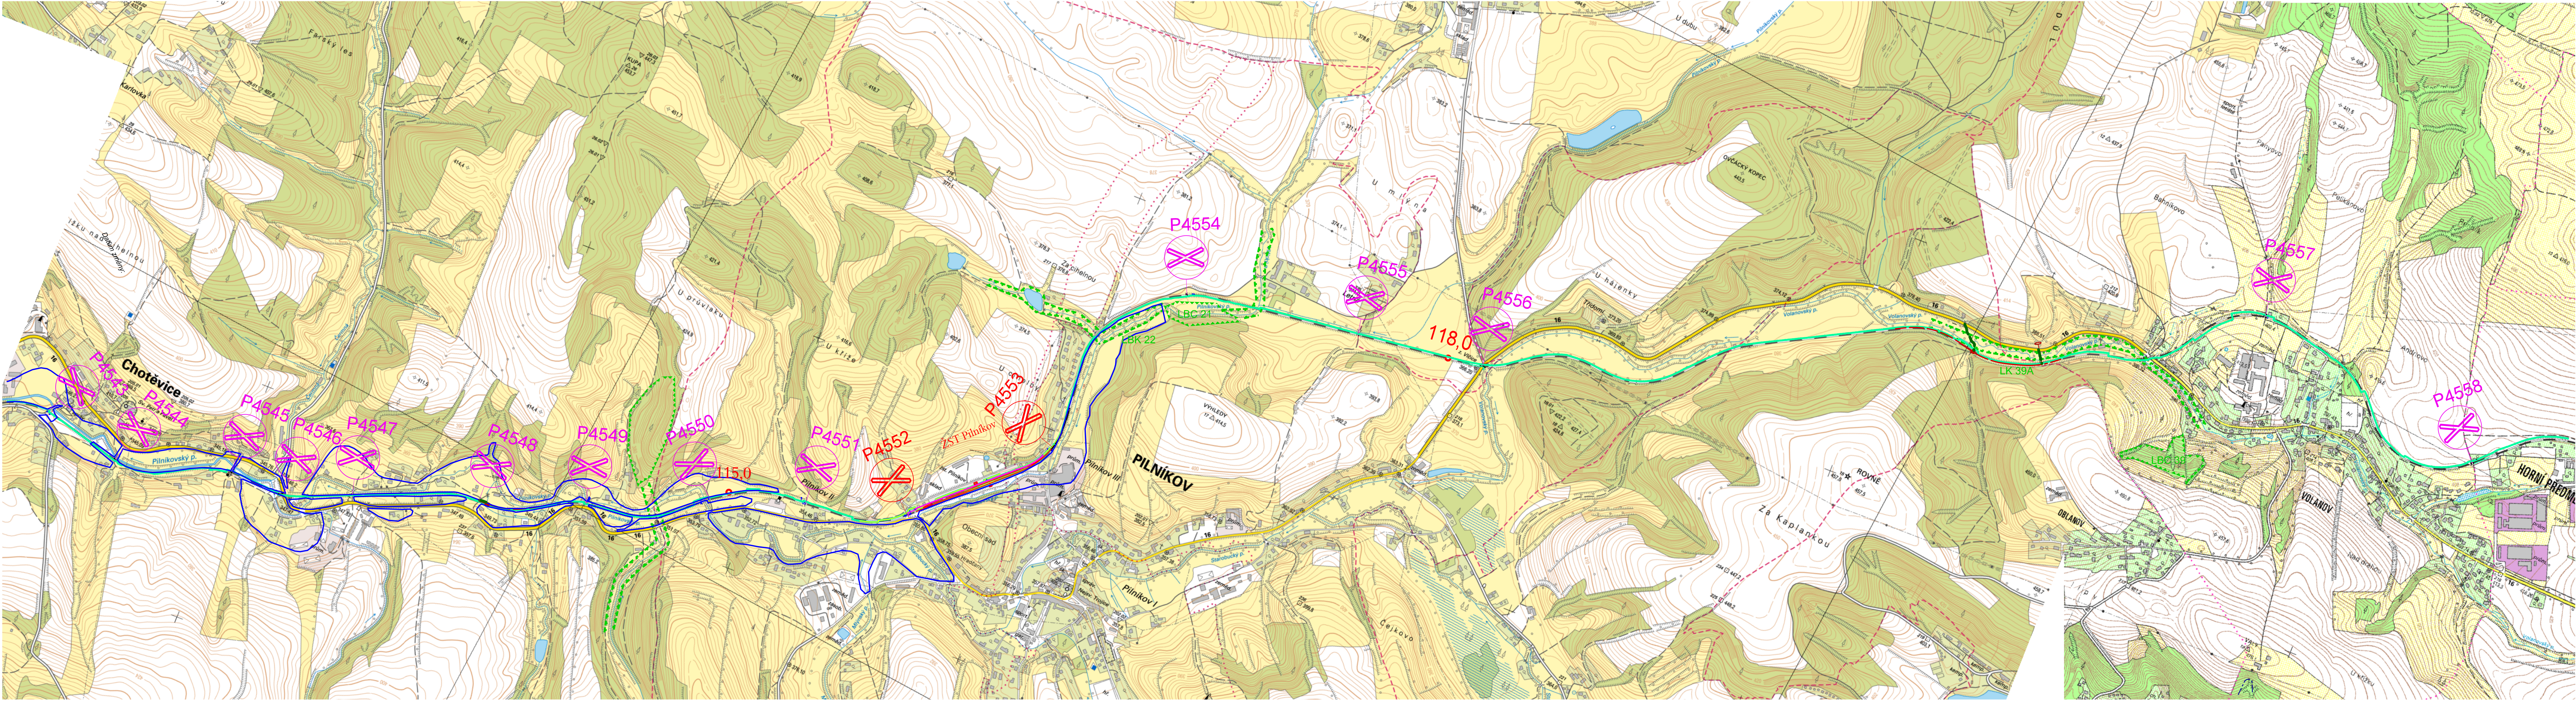

Legenda

lokální biokoridor

lokální biocentrum funkční

ochranná pásma vodních zdrojů

záplavové území Q100

kolejové úpravy

zab. zař.

P4502

P4496

nové zab. zař. přejezdu

rekonstrukce přejezdu

VÝŠKOVÝ SYSTÉM BpV SOUŘADNICOVÝ SYSTÉM S-JTSK ±0,000 = xxx,xx m n. m.

Číslo změny:	Obsah změny:	Datum změny:
01	-	-
02	-	-
03	-	-

Investor:



Správa železniční dopravní cesty

Správa železniční dopravní cesty, s.o.
Dlažďená 1003/7
110 00 Praha 1

Sdružení pro projekt Revitalizace trati Chlumec nad Cidlinou - Trutnov:



SUDOP PRAHA a.s.
Olšanská 1a, 130 80 Praha 3
tel.: +420 267 094 111
fax: +420 224 230 316
e-mail: praha@sudop.cz

Hlavní inženýr projektu:
ING. VLADISLAV ŠEFL
Garant profese:
ING. JITKA TOBOLOVÁ

Vedoucí sdružení:



SUDOP PRAHA a.s.
Olšanská 1a, 130 80 Praha 3
tel.: +420 267 094 111
fax: +420 224 230 316
e-mail: praha@sudop.cz

Hlavní inženýr projektu:
ING. VLADISLAV ŠEFL
Garant profese:
ING. JITKA TOBOLOVÁ

Středisko: SILNICE A DÁLNIC			
Vedoucí střediska:	Odpovědný projektant SO, IO, PS:	Vypracoval:	Kontroloval:
ING. HANA STAŇKOVÁ	ING. KATEŘINA HLADKÁ, Ph.D.	ING. KATEŘINA HLADKÁ, Ph.D.	ING. TOMÁŠ ADAM

Název akce: REVITALIZACE TRATI CHLUMEC NAD CIDLINOU - TRUTNOV	Číslo smlouvy: 13-129-201
Část: Oznámení dle přílohy č.3 zákona č.100/2001 Sb. Mapové přílohy	Projektový stupeň: Oznámení
Název přílohy:	Datum: 30.10.2013
	Číslo části:
	Měřítko: 1:10 000
	Počet formátů: 6A4
Situace faktorů životního prostředí, 3. díl	Číslo přílohy: 3

DOCUMENT LZE UŽÍVAT POUZE VE SMYSLU PŘÍLOHY SMLUVY O DÍLO, ZÁJAD, JEHO ČÁST NEKŮŽE BYT DÍLE ZÁKONA Č.121/2000 Sb. KOPÍROVÁNÁ NEBO JINYM ZPŮSOBEM ROZŠŮŘOVÁNÁ BEZ SOUHLASU SUDOP PRAHA A.S.